



PIANTA PIANO TERRA
SCALA 1:100

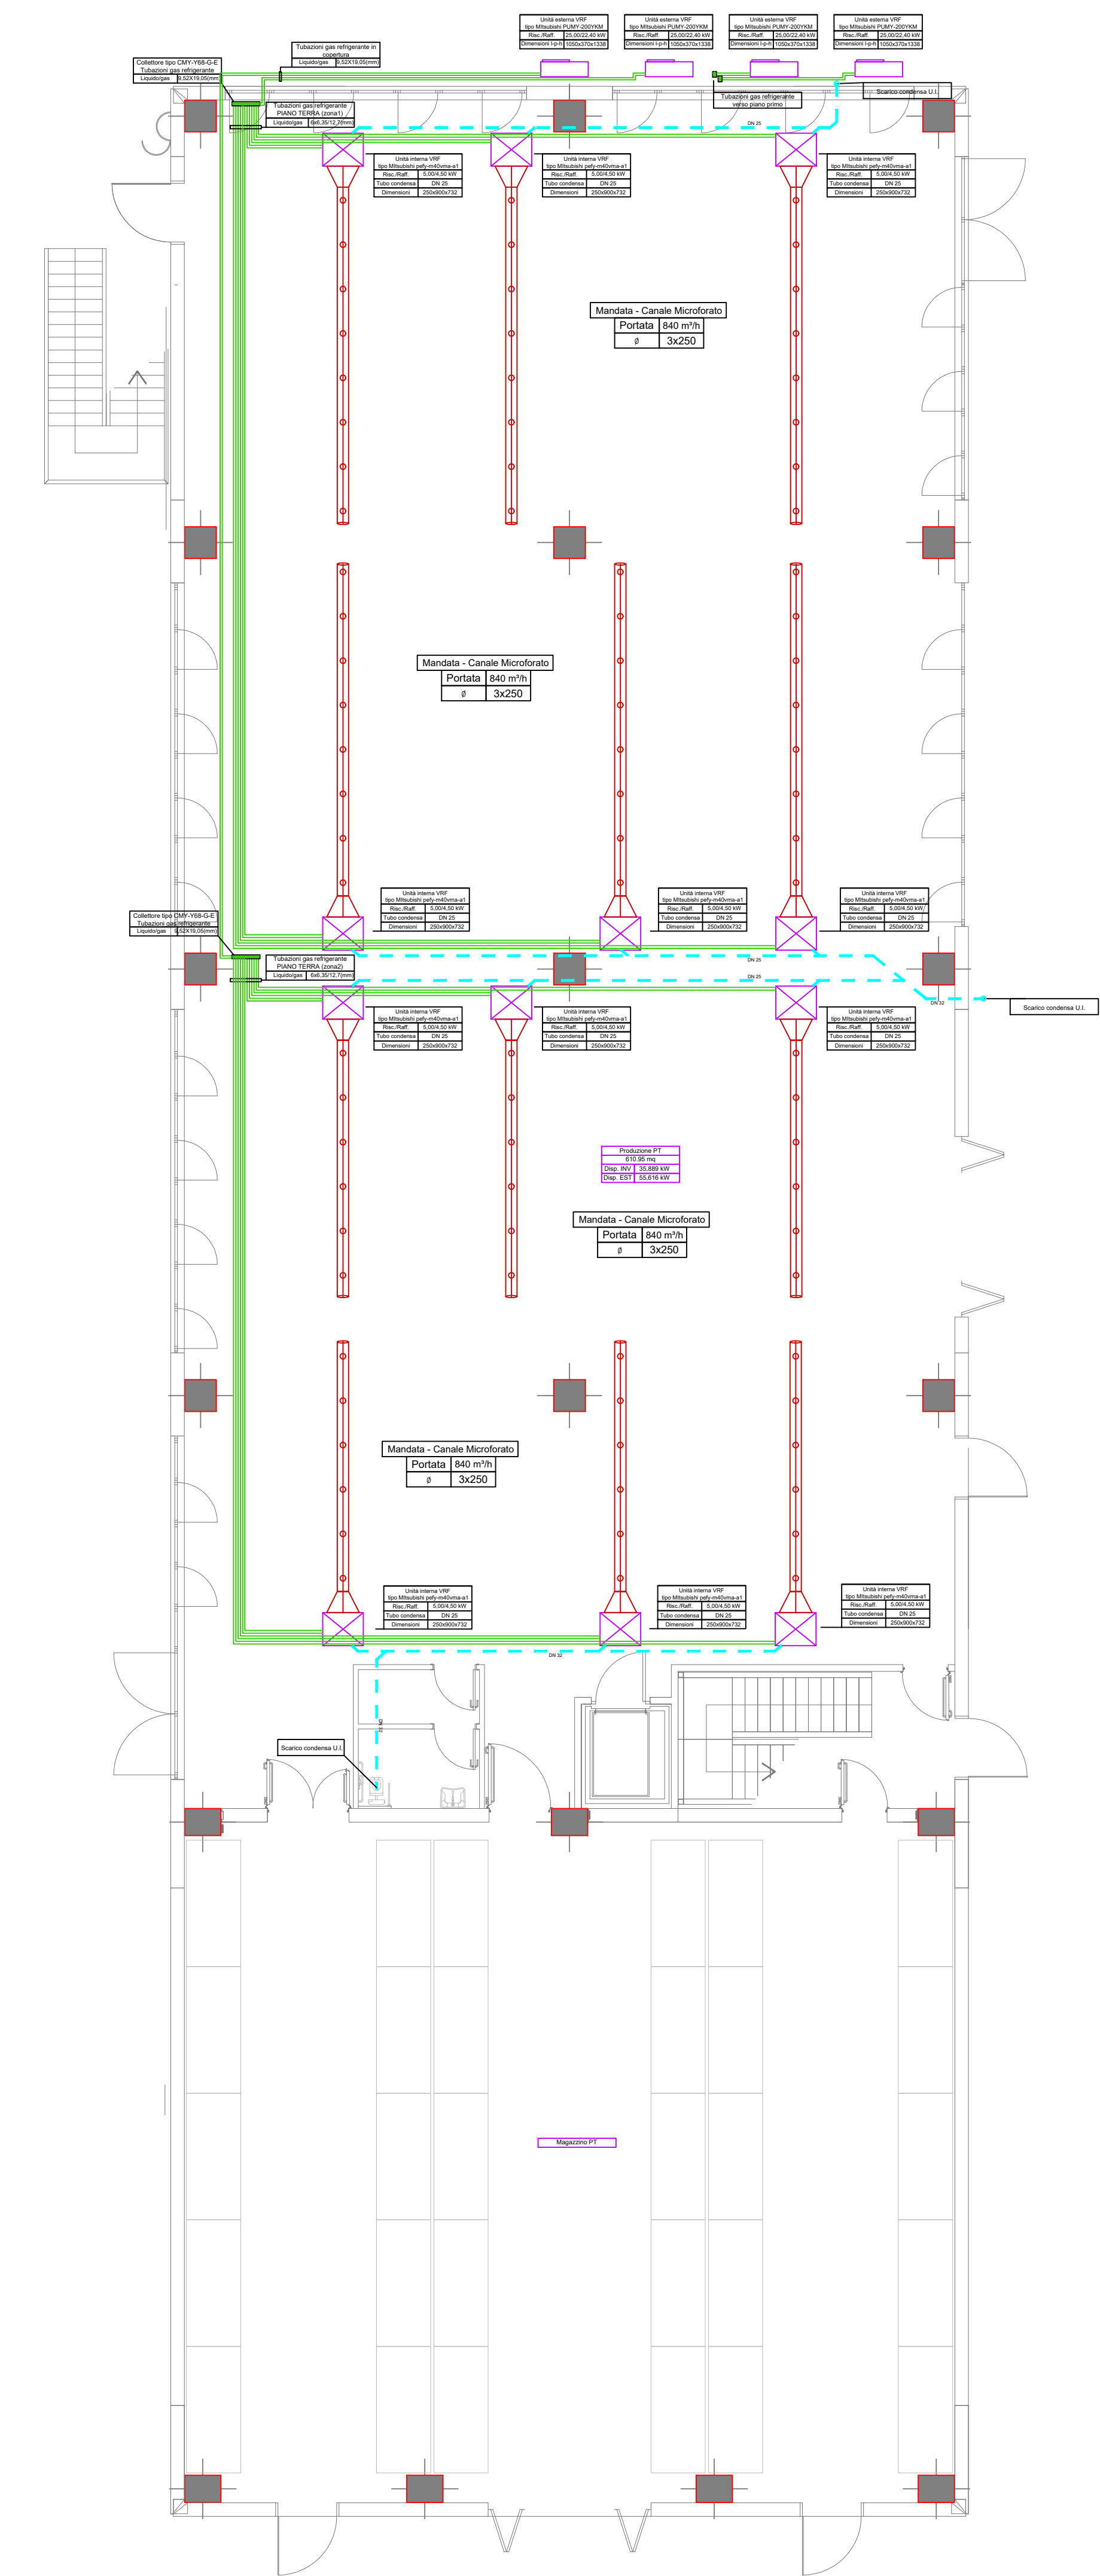

PIANTA PIANO PRIMO
SCALA 1:100

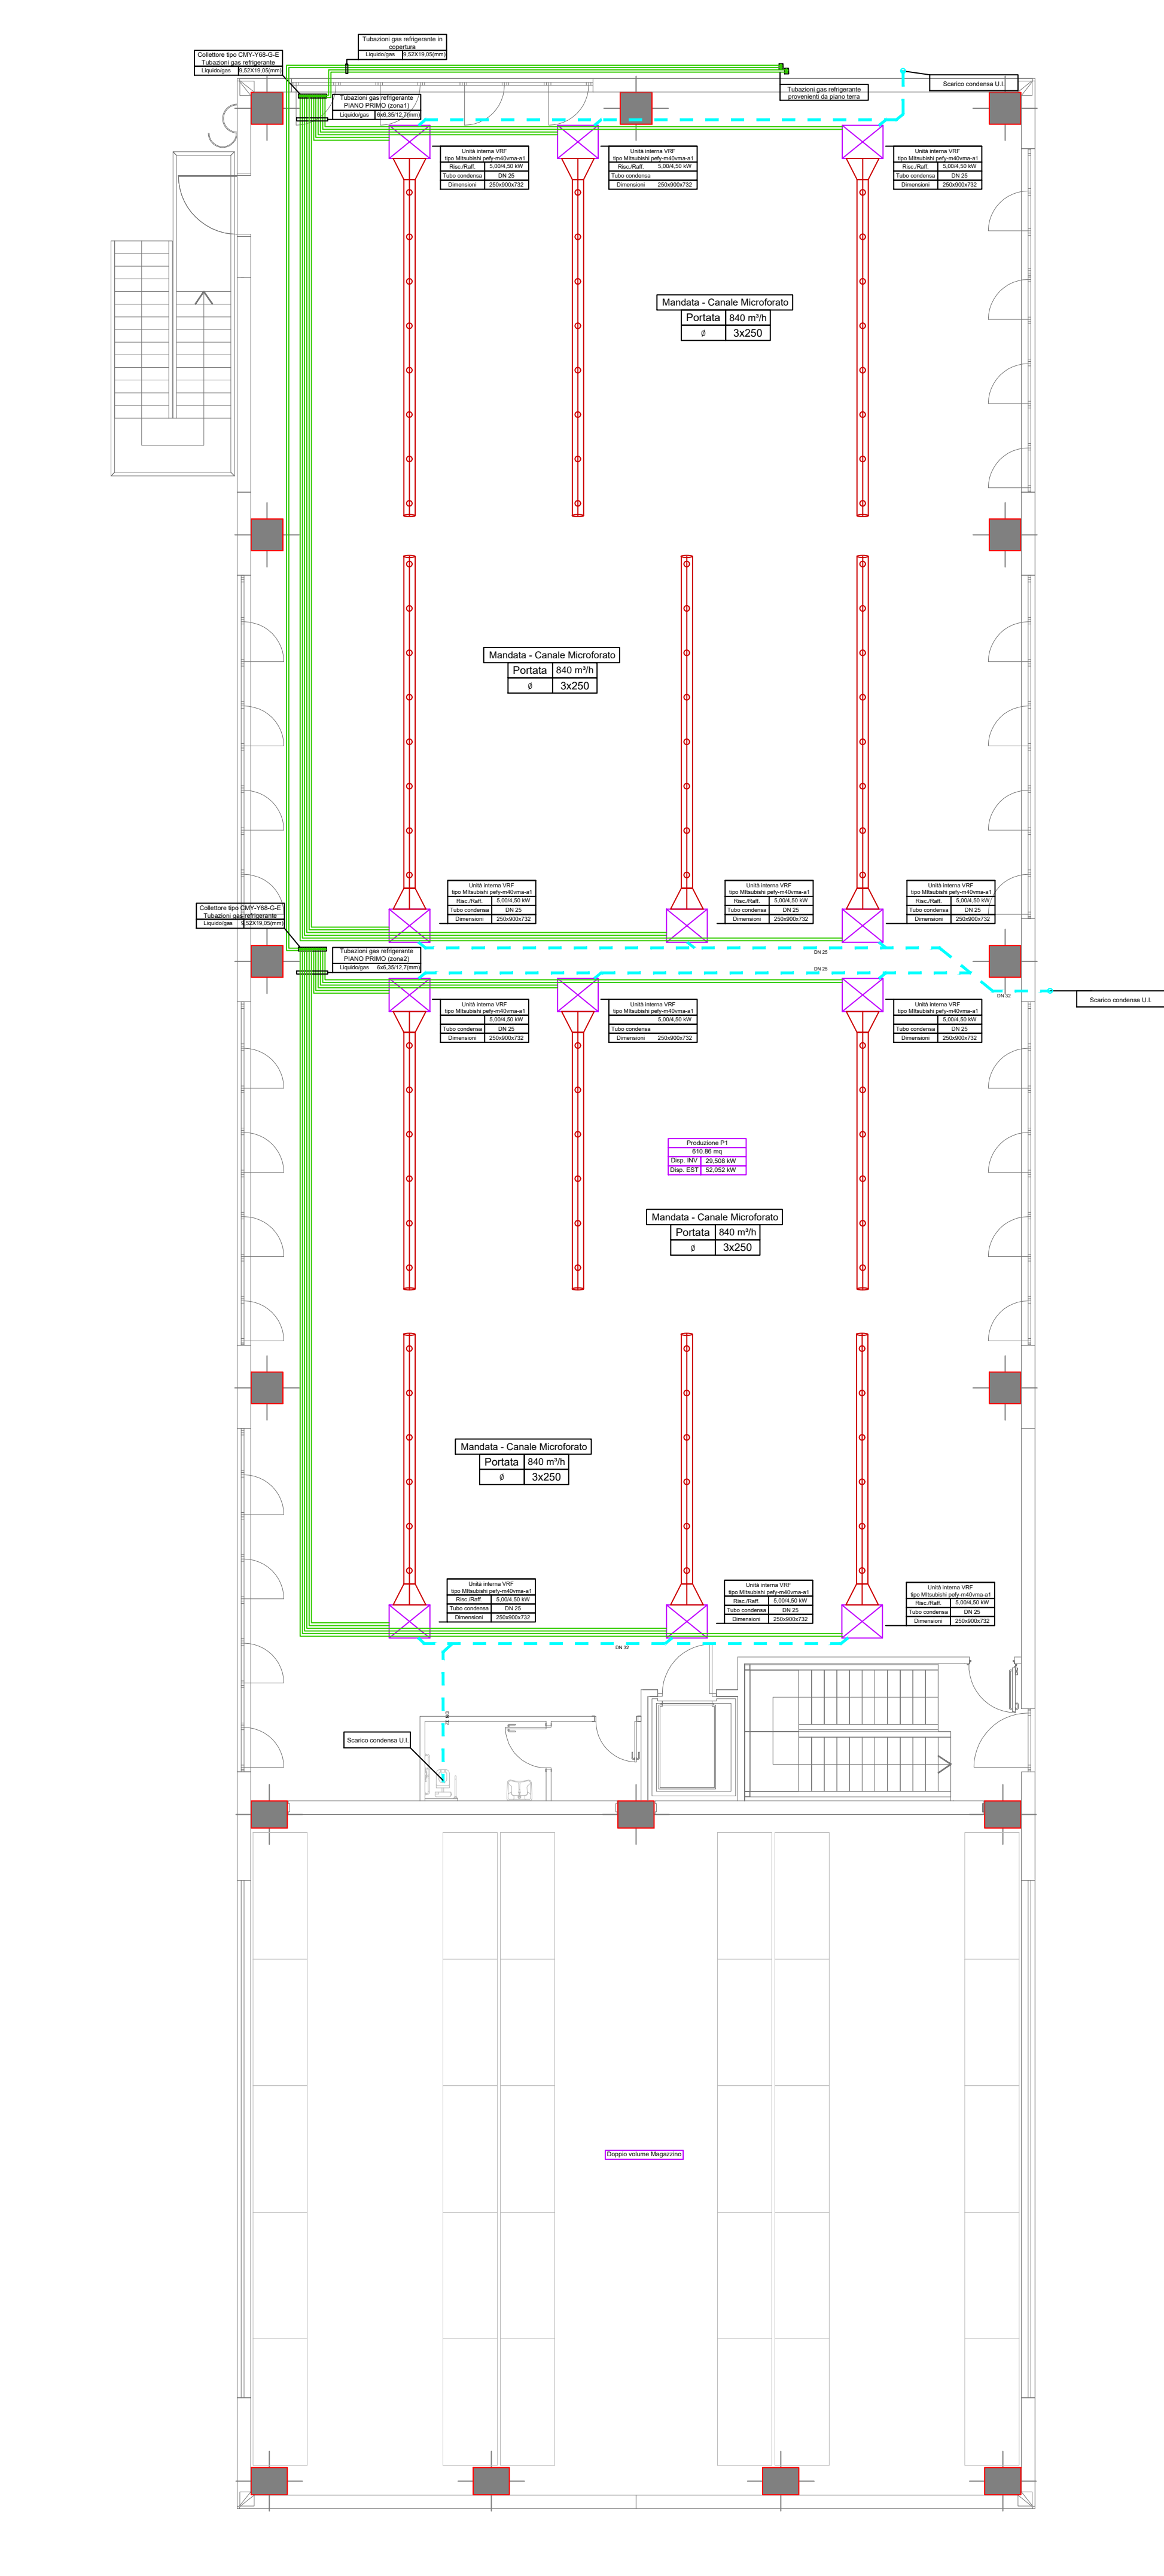


APPENDICE B – D.P.R. 412/93: ISOLAMENTO DELLE RETI DI DISTRIBUZIONE

Le tubazioni delle reti di distribuzione dei fluidi caldi in fase liquida o vapore degli impianti termici devono essere coibentate con materiale isolante il cui spessore minimo è fissato dalla seguente tabella 1 in funzione del diametro della tubazione espresso in mm e della conduttività termica utile del materiale isolante espressa in W/m° C alla temperatura di 40° C.

Tabella 1		diametro esterno tubazione (mm)					
cond. term.		<20	da 20 a 39	da 40 a 59	da 60 a 79	da 80 a 99	>100
W/m °C							
0.030		13	19	26	33	37	40
0.032		14	21	29	36	40	44
0.034		15	23	31	39	44	48
0.036		17	25	34	43	47	52
0.038		18	28	37	46	51	56
0.040		20	30	40	50	55	60
0.042		22	32	43	54	59	64
0.044		24	35	46	58	63	69
0.046		26	38	50	62	68	74
0.048		28	41	54	66	72	79
0.050		30	44	58	71	77	84


LEGENDA TUBAZIONI	
IMPIANTO DI CLIMATIZZAZIONE - DISTRIBUZIONE M/R	
IMPIANTO DI RAFFRESCAMENTO - REFRIGERANTE M/R	
SCARICO CONDENSE UNITA' ESTERNE	

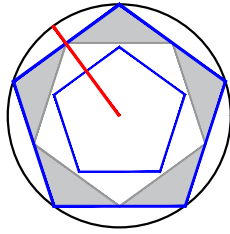

STUDIO ANTARES CONSULTING SRL
via Santo Stefano 23 56123 Pisa
TIF: +39 0509910590
Mob: 39 3496177241
Mob: 39 3490062883
studio@antaresconsultingsrl.it
P. IVA 02468630500



PROVINCIA: PISA	COMUNE: LORENZANA - FRAZ. LAURA	UBICAZIONE: VIALE KAROL WOJTYLA N.6
COMMITTENTE: GRAZIANI SRL		PROPRIETA': GRAZIANI SRL
PROGETTO: EDIFICIO NUOVA COSTRUZIONE ADIBITO A CAPANNONE PRODUTTIVO		
OGGETTO TAVOLA: IMPIANTO DI CLIMATIZZAZIONE INV./EST. PIANTA PIANO TERRA - PRIMO	TIPO ELABORATO: MEC	NUMERO TAVOLA: 01
SCALA: 1:100		FORMATO: A1
		LIVELLO:
		OPER: LM

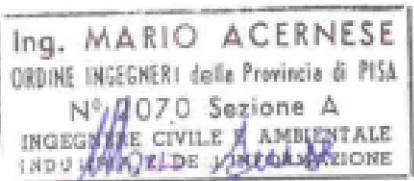Team di lavoro	N. Rev.	Tipo aggiornamento	Eseguito	Verificato	Approvato	Data				
	00	Prima emissione	LM	MA	MA	23/10/2024				
	01	Seconda emissione	LM	MA	MA	03/04/2025				
Progettista/Direttore dei lavori	Ditta esecutrice		Committenza							
	TIMBRO E FIRMA		TIMBRO E FIRMA		TIMBRO E FIRMA					
Riferimento archivio interno: 23-017	Nome file: 23-017-MEC-D-EG00-800									
Tavola elaborata da: Antares Consulting srl										